


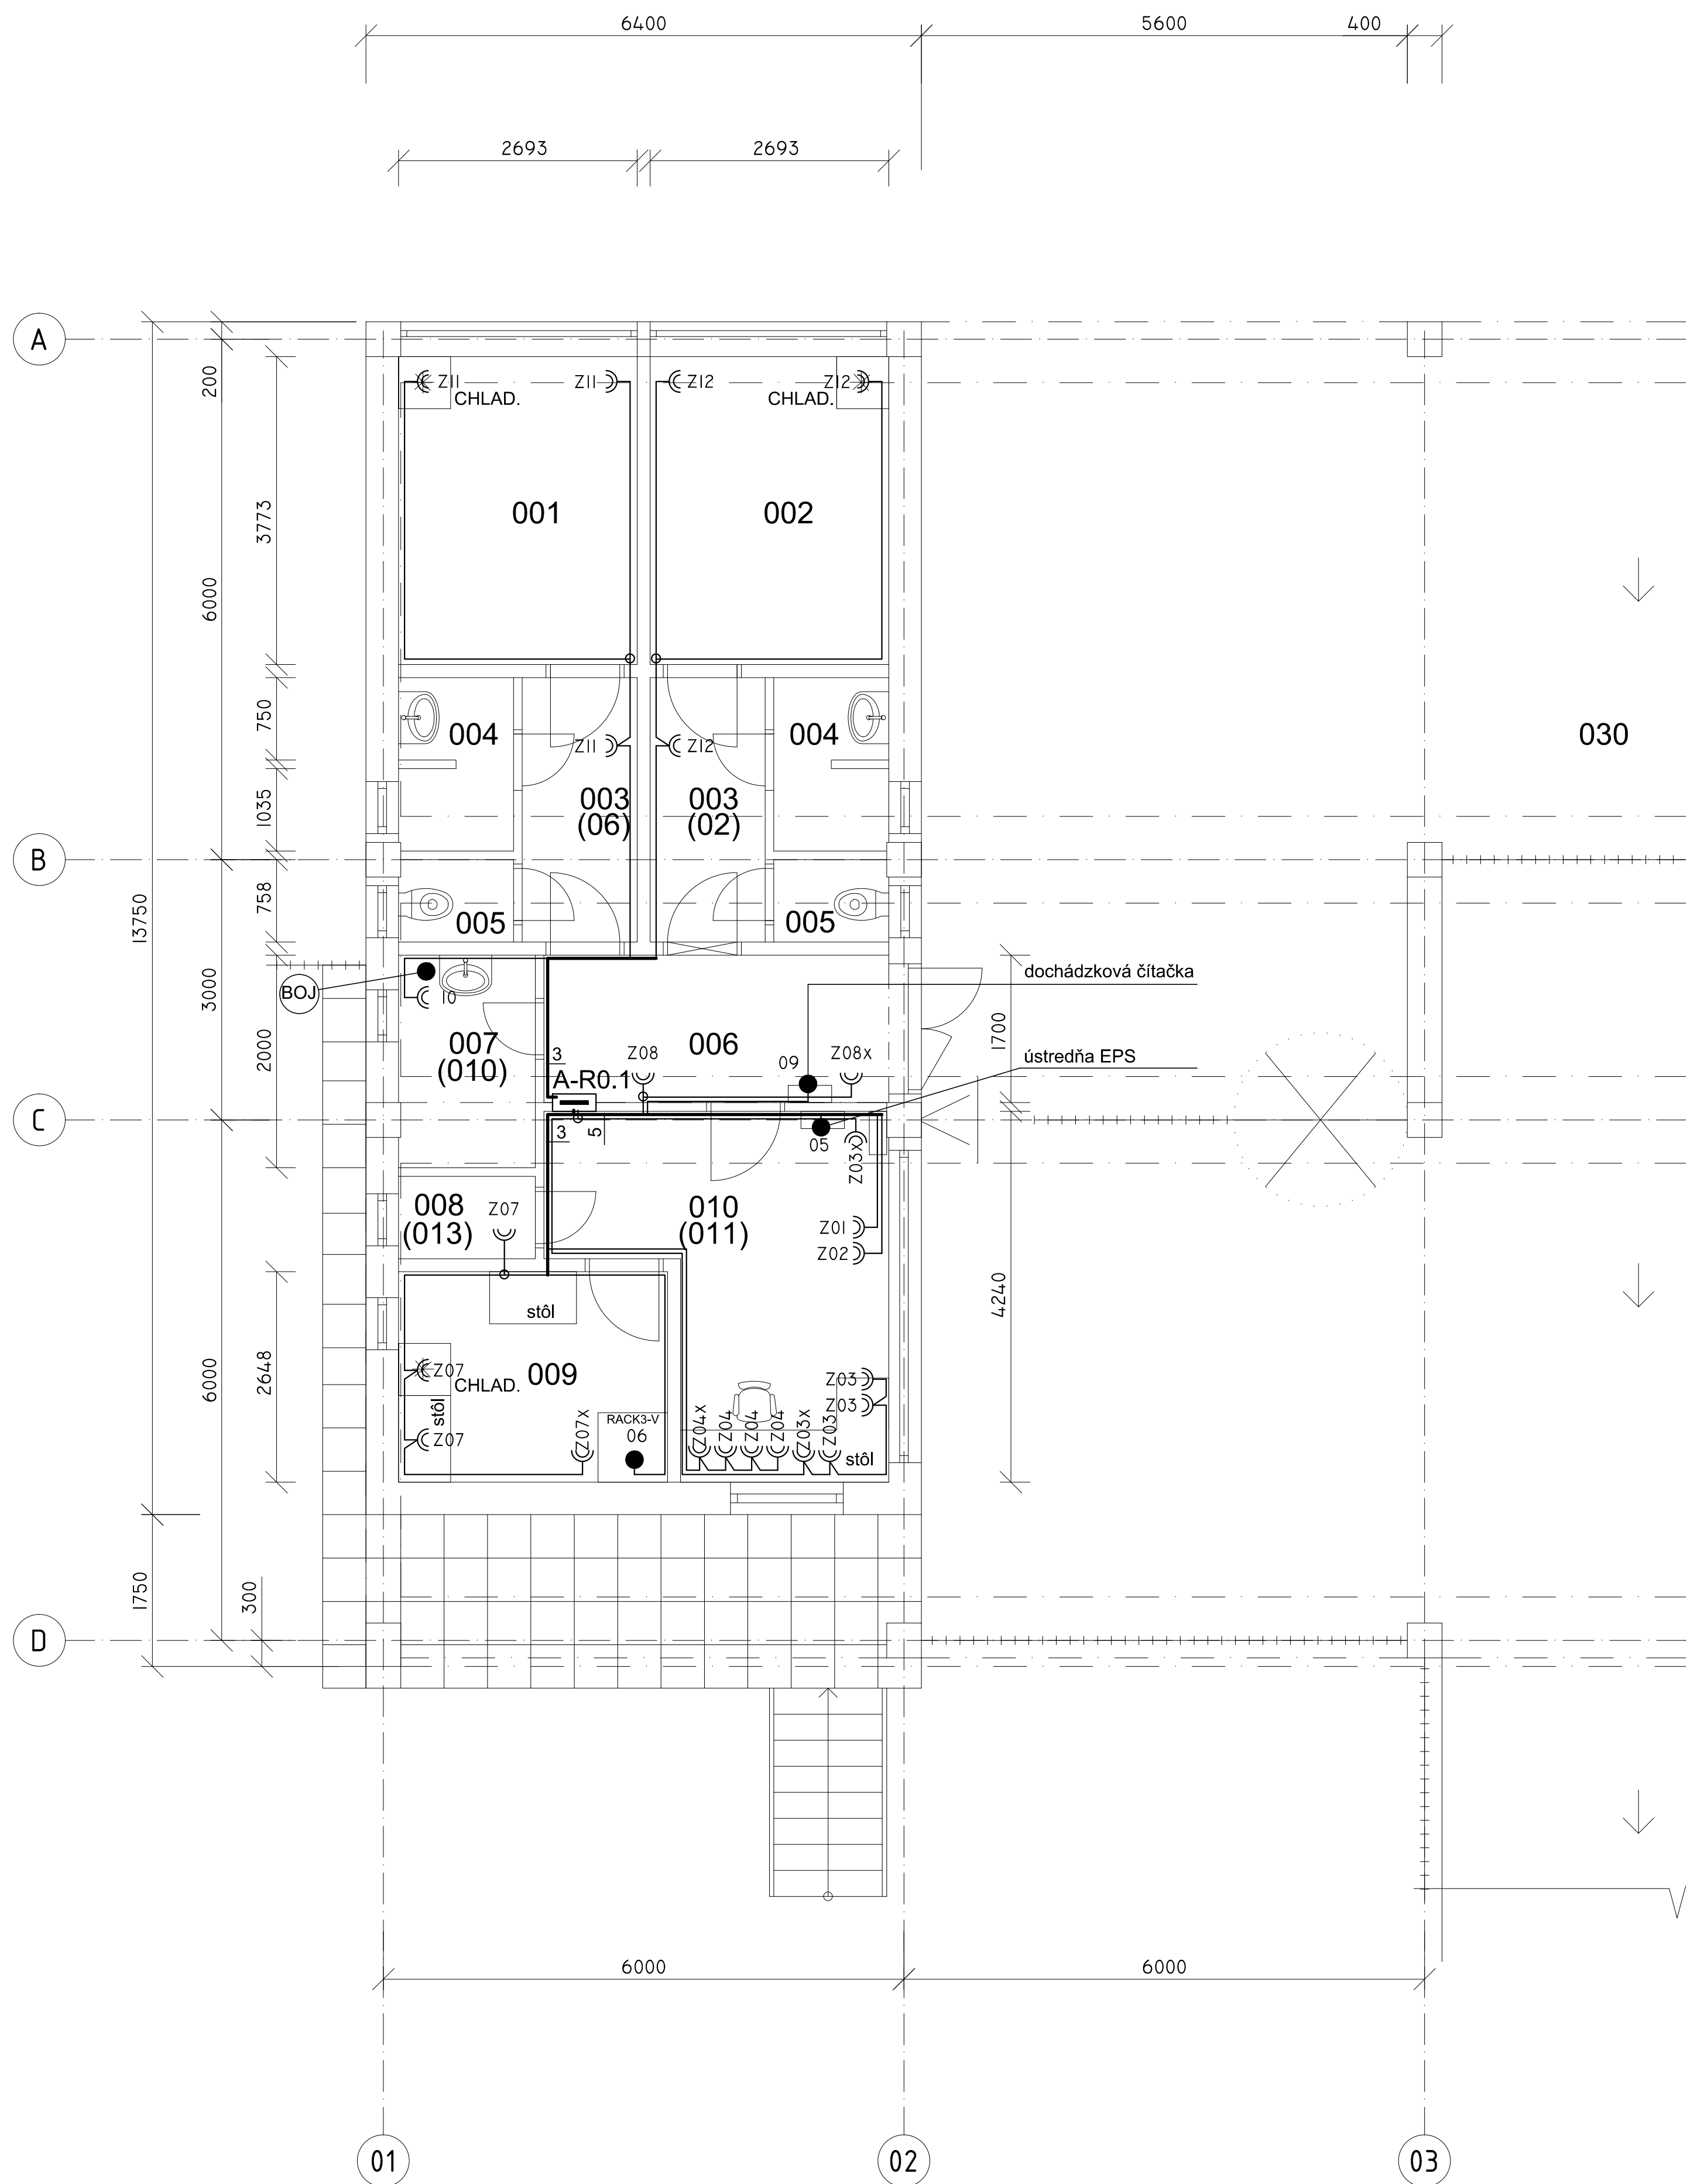

LEGENDA MIESTNOSTI:

C.M.	NÁZOV MIESTNOSTI	PLOCHA	VÝŠKA	STENY	STROPY	PODLAHY
001	Hostovská izba	10,16	3,49	drevený obklad	omietka	koberec
002	Hostovská izba	10,16	3,49	drevený obklad	omietka	koberec
003	Predsieň	3,60	3,49	omietka	omietka	koberec
004	Sprcha	2,27	3,49	obklad	omietka	dlažba
005	WC	0,96	3,49	omietka	omietka	dlažba
006	Chodba	6,76	3,49	omietka	omietka	dlažba
007	Šatňa	3,32	3,49	omietka	omietka	dlažba
008	Šatňa	1,50	3,49	omietka	omietka	dlažba
009	Odychová miestnosť	9,34	3,49	omietka	omietka	dlažba
010	Vrátnica	11,73	3,49	omietka	omietka	plávajúca podlaha
011	Šklad	53,74	2,52	omietka	omietka	PVC
012	Šklad		2,52			
013	Šklad		2,52			
014	Pracovňa	39,17	2,52	omietka	omietka	PVC
015	Denná miestnosť-šatňa	20,51	2,52	omietka	omietka	PVC
016	Šklad		2,81			
017	Šklad	9,60	2,81	omietka	omietka	betón
018	Kultivačná miestnosť	20,13	2,81	omietka	omietka	dlažba
019a	Chodba	9,95	2,81	omietka	omietka	dlažba
019b	Kultivačná miestnosť	15,09	2,81	omietka	omietka	dlažba
020	Garáž-dielňa	48,78	2,92	omietka	omietka	betón
021	Garáž	18,84	2,92	omietka	omietka	betón
022	Garáž	18,63	2,92	omietka	omietka	betón
023	Šatňa ženy	21,55	2,63	omietka	omietka	PVC
024	Šklenárska dielňa	30,24	2,92	omietka	omietka	PVC
025	Predsieň	2,32	2,63	omietka	omietka	dlažba
026	Sprchy	4,92	2,63	obklad	omietka	dlažba
027	Umyvárka-WC	11,24	2,63	omietka, obklad	omietka	dlažba
028	Chodba	17,78	2,63	omietka	omietka	dlažba
029	Chodba	23,29	2,63	omietka	omietka	dlažba
030	Podchod	230,70	3,50			
032	Nájomca-kvetinárstvo	46,50				

NAPÁJOVÉ SÚSTAVY: 3/N/PE AC 400/230V 50Hz, TN-S

OCHRANA PRED ÚRAZOM EL. PRÚDOM : PRÍAMY DOTYK – ZÁKLAD. IZOLÁCIA ŽIVÝCH ČASTÍ (STN 33 2000-4-41, čl.1) – ZÁBRANY ALEBO KRYTY (STN 33 2000-4-41, čl.2) – DOPLNKOVÁ OCHRANA PRÚDOVÝMI CHRÁNICMI (STN 33 2000-4-41, čl. 415.1) NEPRÍAMY DOTYK – SAMOČIN. ODPOJENIE NAPÁJANIA (STN 33 2000-4-41, čl.411) – DOPLNKOVÉ OCHRANNE POSPÁJANIE (STN 33 2000-4-41, čl. 415.2)

VONKAJŠIE VPLYVY : UVEDENÉ V PROTOKOLE O URČENÍ VONKAJŠÍCH VPLYVOV

LEGENDA ELEKTROINSTALÁCIE :

- EL. ROZVÁDZAC
- DVOJZÁSUVKA JEDNOFÁZOVÁ S POOTOCENÝMI DUTINKAMI, 230V/16A, BIELA, TYP LEGRAND 7 531 86
- DVOJZÁSUVKA JEDNOFÁZOVÁ S POOTOCENÝMI DUTINKAMI, S PREPATOVOU OCHRANOU, 230V/16A, BIELA, TYP LEGRAND S7 531 86
- 2x ZÁSUVKA, 230V/16A, BIELA, TYP LEGRAND 7 531 80 + 2x RÁMIK IP44, TYP 7 540 21
- 1x ZÁSUVKA, 230V/16A, BIELA, TYP LEGRAND 7 531 80 + 1x ZÁSUVKA S PREPATOVOU OCHRANOU, 230V/16A, BIELA, TYP LEGRAND S7 531 80 + 2x RÁMIK IP44, TYP 7 540 21
- TROJFÁZOVÁ ZASUVKA NÁSTENNÁ, 400V/16A, IP44, TYP LEGRAND 5 551 59
- TROJFÁZOVÁ ZASUVKA S VYPÍNACOM, NÁSTENNÁ, 400V/16A, IP44, TYP LEGRAND 0 573 02
- STOP TLACIDLO, TYP LEGRAND 0 695 49 V KRABICI 0 696 89, IP55
- SKRINKA MIESTNEHO OCHRANNÉHO POSPÁJANIA, TYP OBO BETTERMANN 1809 V INSTALACNEJ KRABICI PLEXO 220x170x86mm

± 0,000 = + 226,000 m n.m. (Ú.T. = (-4,280 m)-(-0,080 m))

ZNEMA	DATUM	PREVEDOL
VYPRACOVAL ING. BABČÁK	PROJ. SO, PS ING. BABČÁK	KONTROLOVAL ING. BABČÁK
REG. Č. 243K0198BZPA.BE1.1	243K0198BZPA.BE1.1	243K0198BZPA.BE1.1
PODPIS		
INVESTOR Univerzita P. J. Šafárika v Košiciach, Šrobárova č.2, 041 80 Košice	OKRES Košice	RETAR
STAVBA Administratívna budova v Botanickej záhrade, Mlánesova 23, Košice	OBEC Košice	Moldavská 8 Košice
SO - PS Elektroinstalácia	DATUM 06.2018	POČET AA 6
	STUPEŇ P	MIERKA 1:50
	KOTOVANÉ V mm	ARCH.ČÍSLO
OBSAH	DISPOZICIA ZASUVKY-1.PP ČASŤ "A"-I.	RT-0218.E0-16