


PÔDORYS 2.NP - NOVÝ STAV

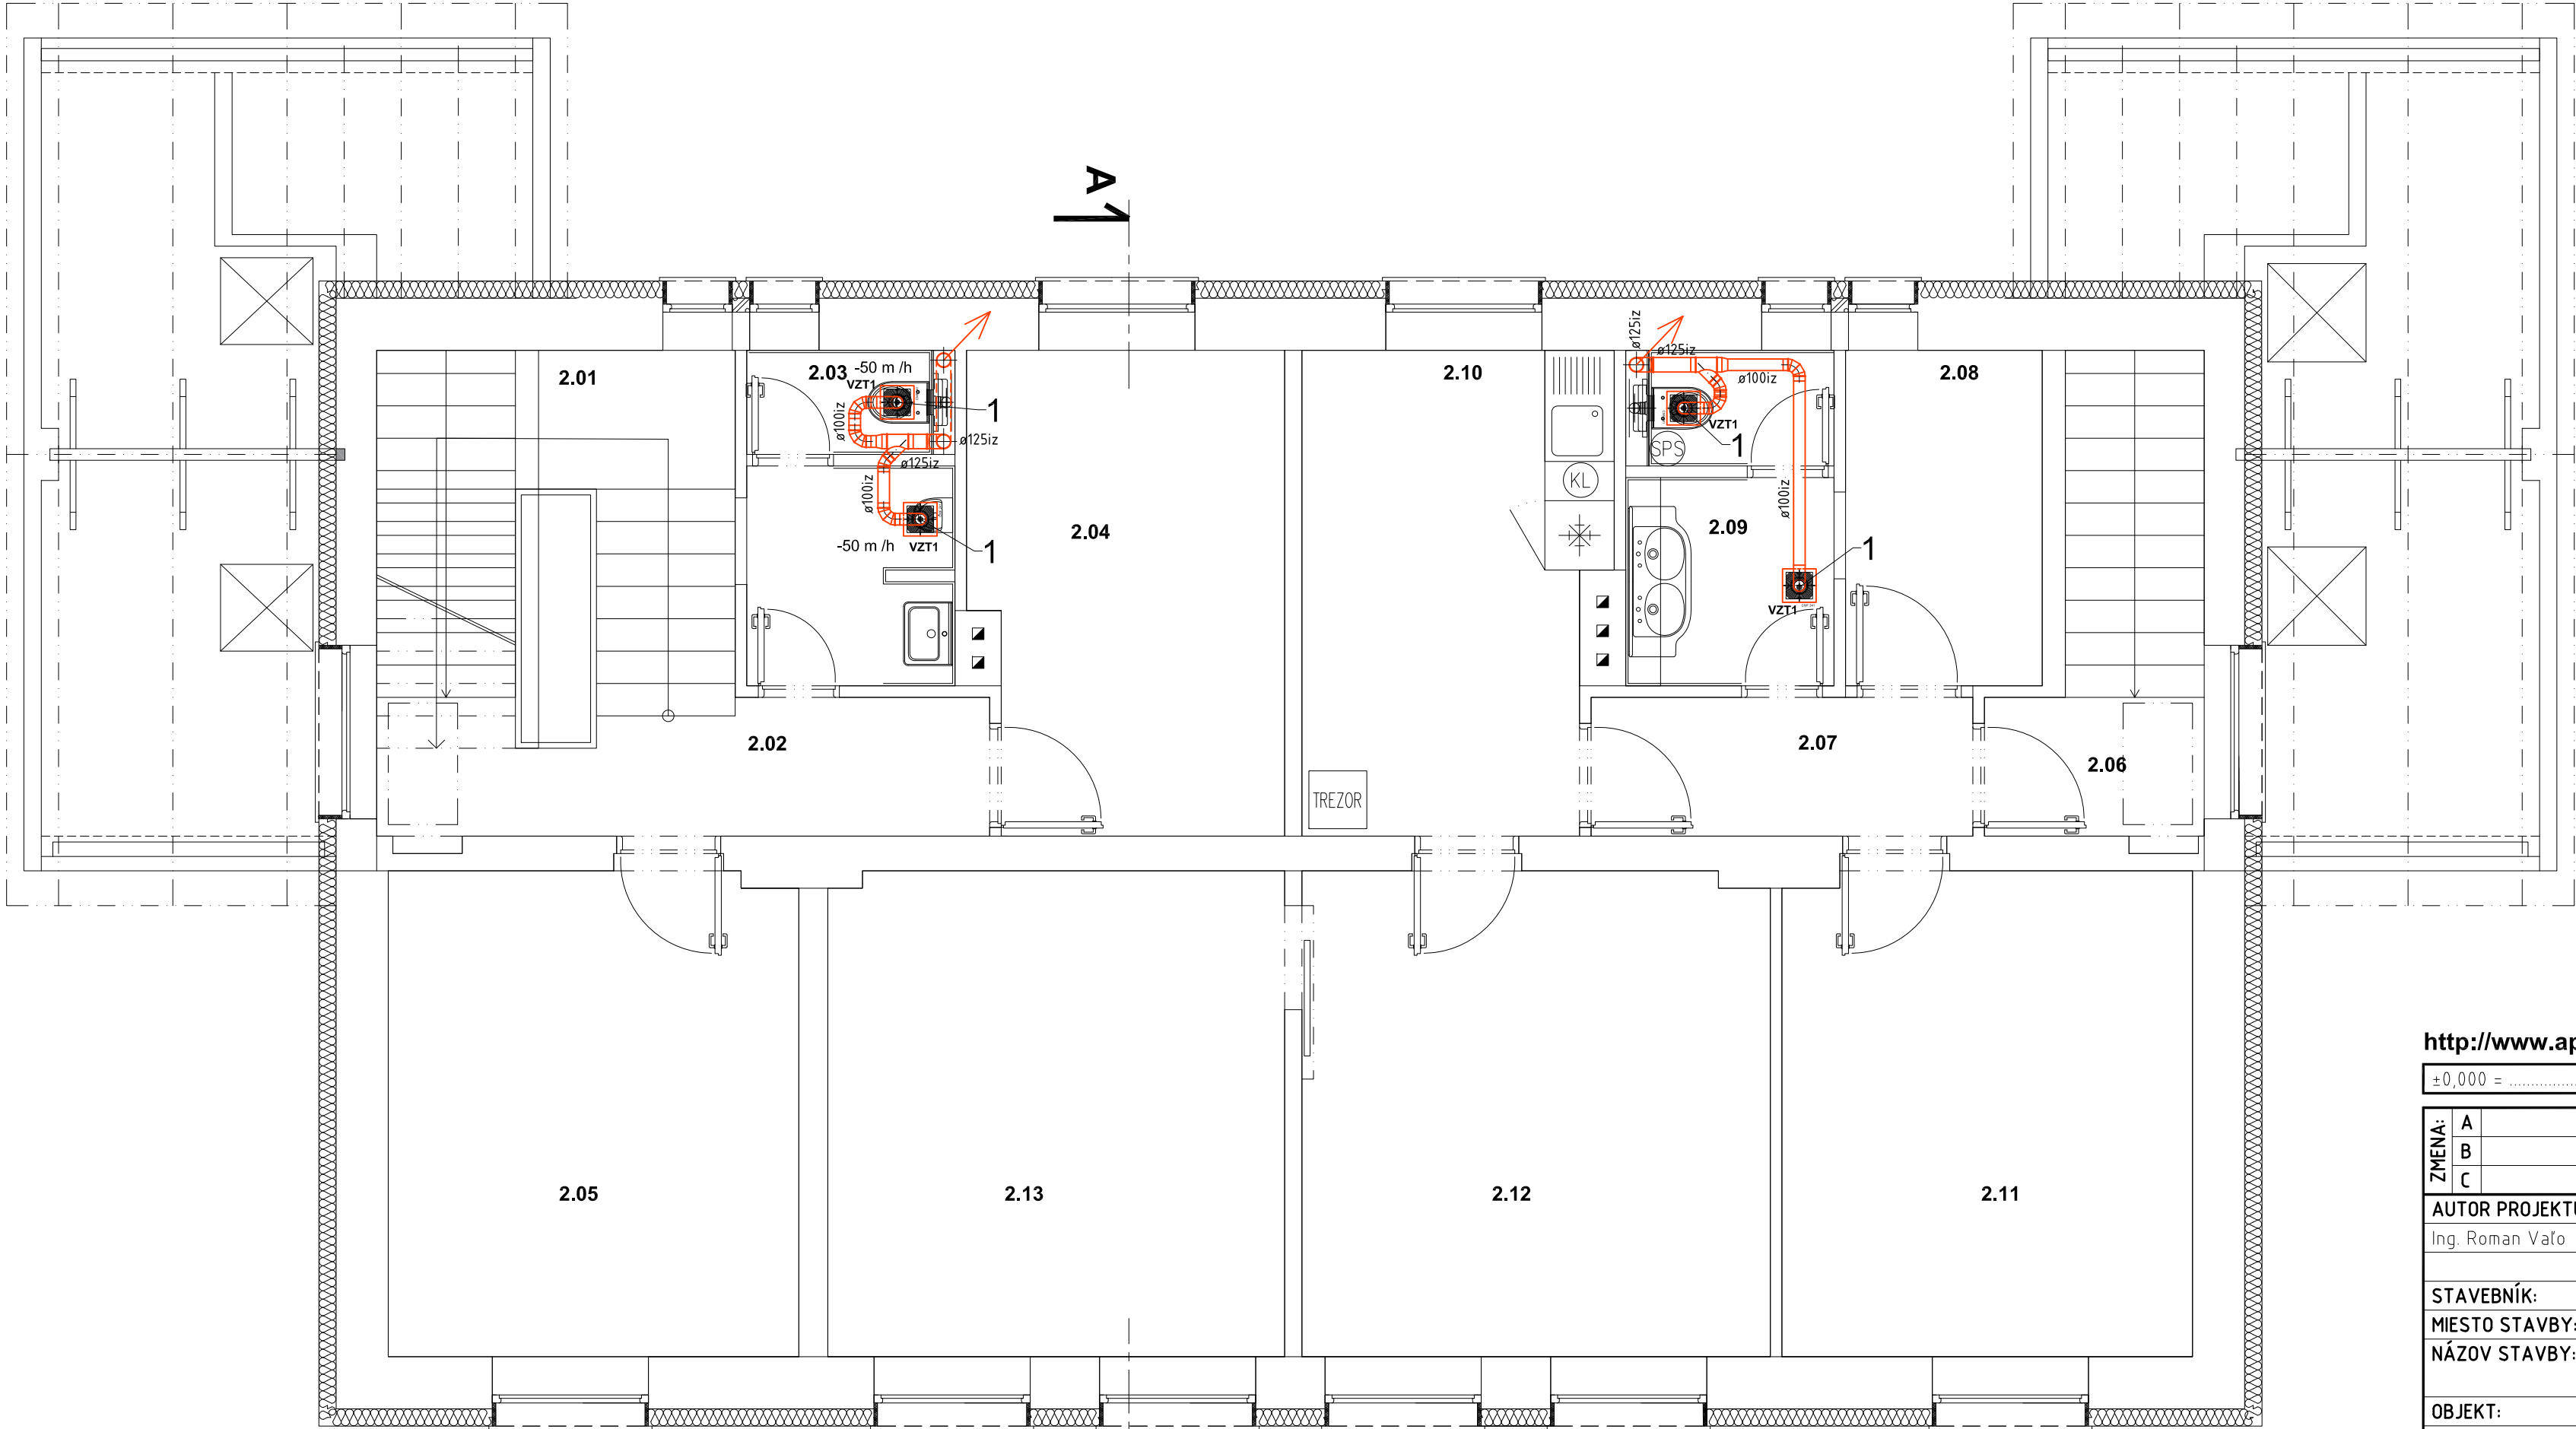


OZNAČENIE MIESTNOSTI	NÁZOV MIESTNOSTI	PLOCHA (m²)
2.01	SCHODISKO	10,35
2.02	CHODBA	5,80
2.03	WC MUŽI	5,00
2.04	KANCELÁRIA	11,00
2.05	KANCELÁRIA	15,00
2.06	CHODBA	2,30
2.07	CHODBA	4,00
2.08	ARCHÍV	4,90
2.09	WC ZAMESTNANCI	5,10
2.10	KUCHYNKA	10,65
2.11	KANCELÁRIA	15,00
2.12	KANCELÁRIA	17,00
2.13	KANCELÁRIA	16,55

LEGENDA ZARIADENÍ:

1— STROPNÝ RADIÁLNY VENTILÁTOR CMF 241(230V)

LEGENDA ZARIADENÍ:

 
 **VZT1** – STROPNÝ RADIÁLNY VENTILÁTOR CMF 241

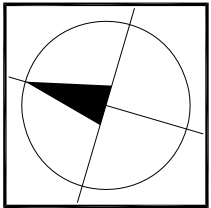

<http://www.aproving.sk>

±0,000 = m n.m. (URČENÁ PRI REALIZÁCII)

VÝSKOVÝ SYSTÉM : BPV

ZMENA: A B C			DÁTUM: 	PODPIS: 	PEČIATKA:	
	AUTOR PROJEKTU:				KONTROLOVAL:	
	Ing. Roman Vaľo				Ing. Roman Vaľo	
					Ing. Roman Vaľo	
STAVEBNÍK:		Ministerstvo vnútra Slovenskej republiky, Pribrinova č. 2, 812 72 Bratislava				
MIESTO STAVBY:		Teplická 263, 049 32 Štítnik, č.p. 173/1, k.ú. Štítnik, okres Rožňava				
NÁZOV STAVBY:		Štítnik OO PZ, rekonštrukcia objektu				
		Teplická 263, 049 32 Štítnik, č.p. 173/1, k.ú. Štítnik, okres Rožňava				
OBJEKT:		S0-01 Obvodné oddelenie PZ Štítnik				
OBSAH:		PODORYS 2.NP – NOVÝ STAV		ARCH. Č.:	A41/2017	
STUPEN':		PROJEKT PRE STAVEBNÉ POVOLENIE		DÁTUM:	06/2017	
PROFESIA:		VZDUCHOTECHNIKA		FORMÁT:	03xA4	
					PODPIS: 	Č. PARÉ:
					MIERKA: 1:50	
					Č. VÝKRESU: 02	